
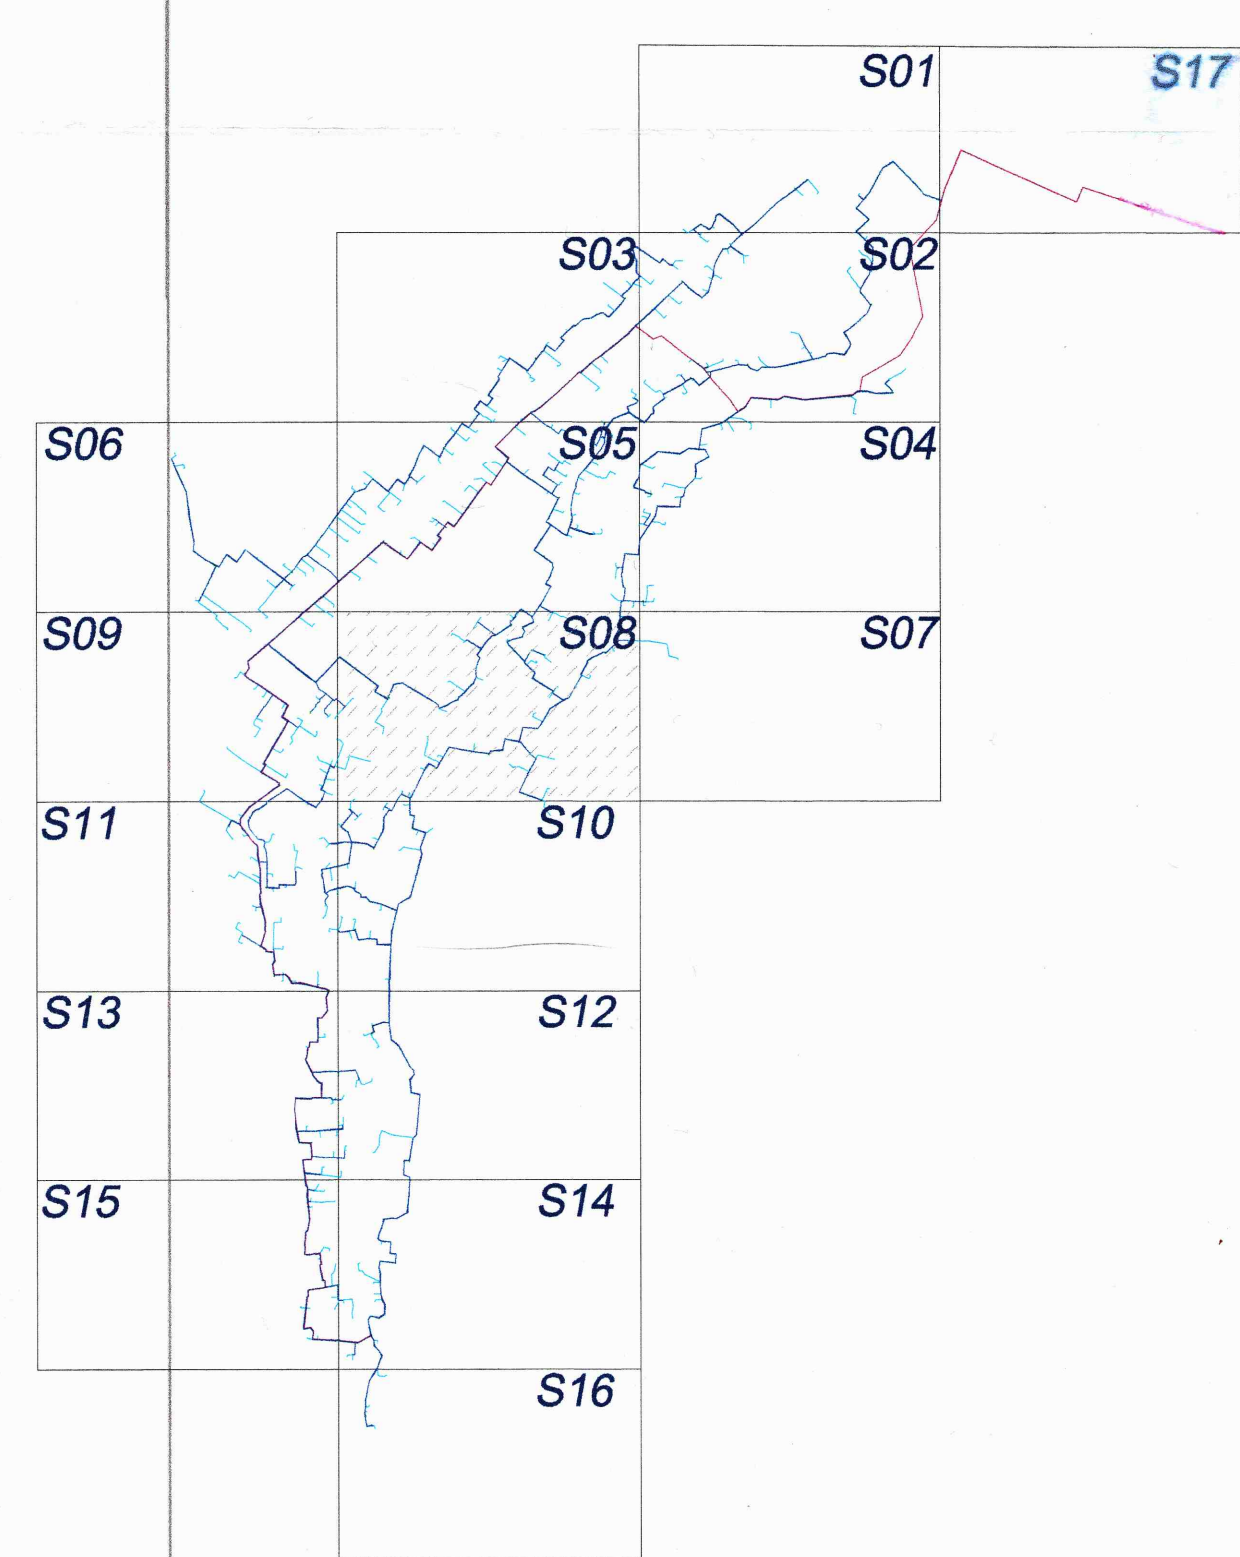


gm. Miejsce Piastowe

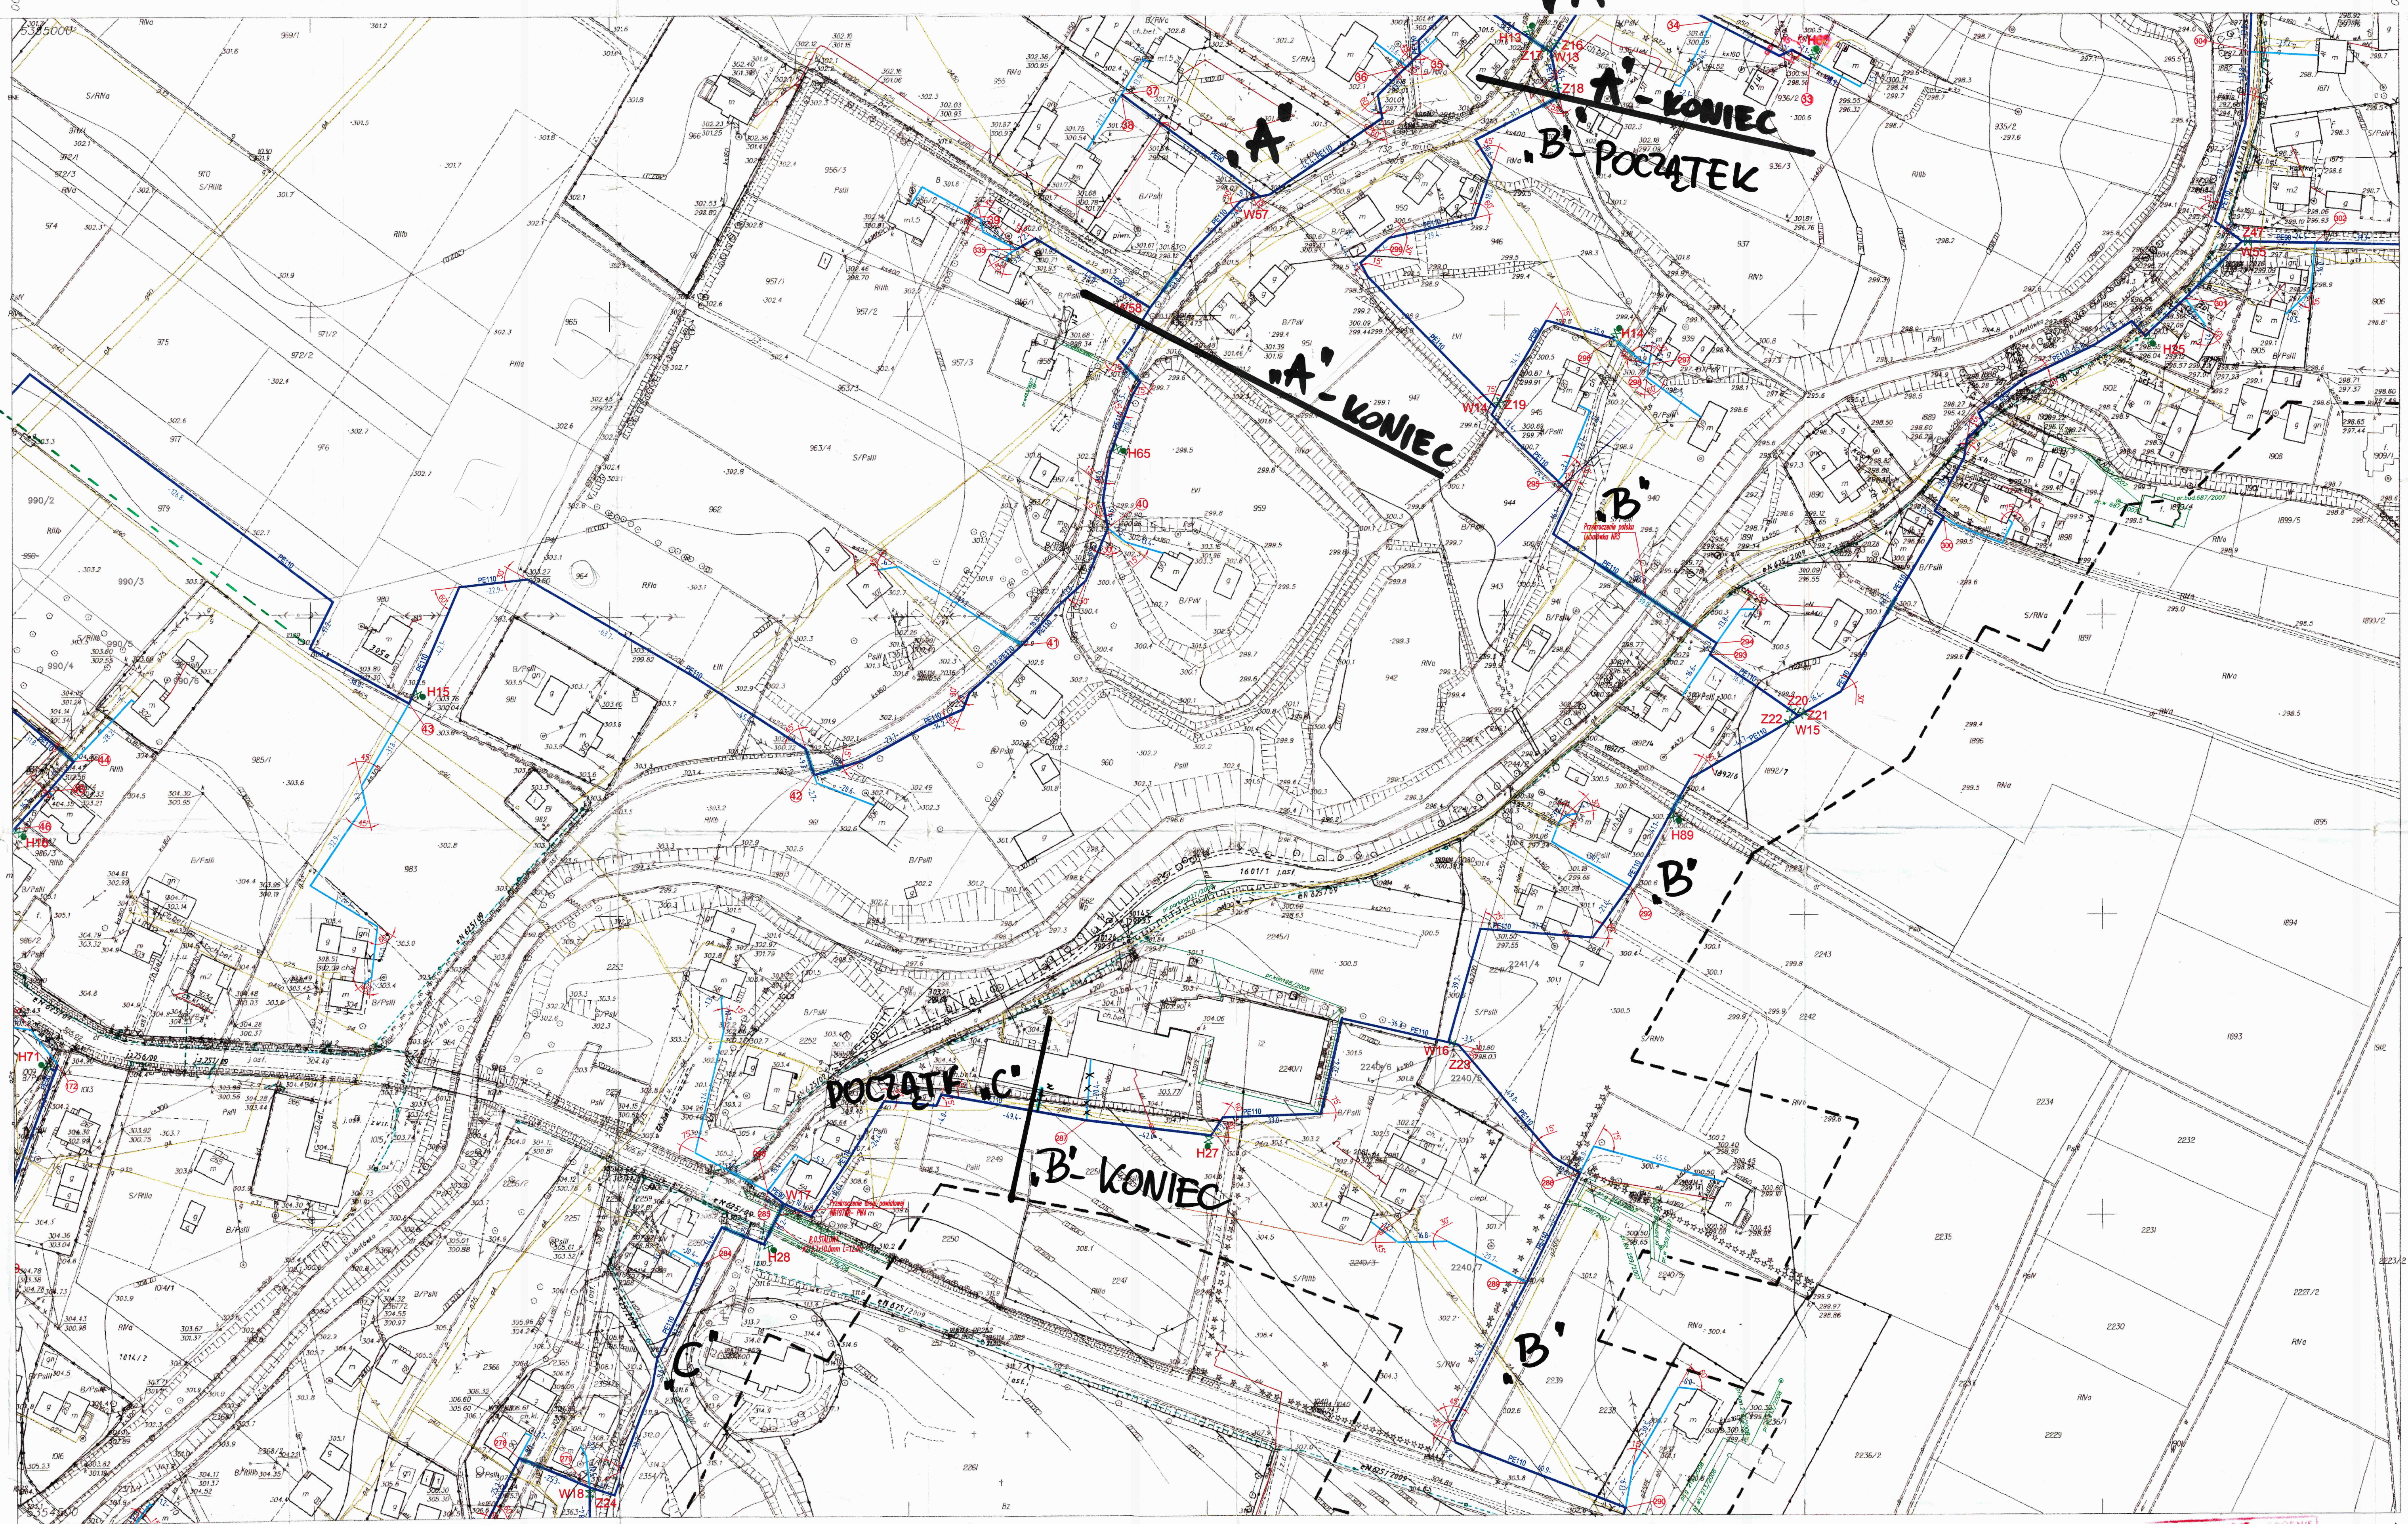

- PROJEKTOWANA SIĘĆ WODOCIĄGOWA
- PROJEKTOWANY PRZYŁĄCZ WODOCIĄGOWY
- PROJEKTOWANA MAGISTRALA WODOCIĄGOWA WG. ODREBNEGO OPRACOWANIA

Wszelkie prawa wynikające z ustawy o prawie autorskim i prawach pokrewnych, w tym prawo do rozpowszechniania i do publicznego wyrażania opinii, są zastrzeżone. Wszelkie prawa do wykorzystania w innych celach niż te, do których zostały przyznane, są zastrzeżone. Wszelkie prawa do wykorzystania w innych celach niż te, do których zostały przyznane, są zastrzeżone.

| | |
|--|------------------------|
| msssp | |
| NADZORCA I ADRES OBIĘTOŚCI: SIĘĆ WODOCIĄGOWA Z PRZYŁĄCZAMI DOMOWYMI DLA MIEJSZCOWOŚCI ROGI | |
| PRZEDMIOT RYSUNKU: PLAN ZAGOSPODAROWANIA TERENU | |
| PROJEKTOWAŁ: mgr inż. STANISŁAW JEZ NR UPK: BIA 6546/S/00 | DATA/PODSZ: 06.2010 |
| mgr inż. ADAM WALCZAK mgr inż. BERNARDA KURAS mgr inż. WITOLD SZARAHUB | DATA/PODSZ: 06.2010 |
| SPRAWDZIŁ: mgr inż. ROBERT KACZYŃSKI UPK: NR DND. 240/02 | DATA/PODSZ: 06.2010 |
| DATA: 06.2010 | SKALA: 1:1000 |
| | NR RYS.: S08 |

Mapa uwzględnia istniejącą sytuację i mapy zasadniczej oraz projektami wykonawczymi w 2VDP.
Zatwierdzono na dzień: 30.10.2009 r.
Wniosek uzgodniony prof. ZUDP
Główny Inżynier Laboratorium

GPB-PROJEKT
Piotr Łabno
33-100 Tarnobrzeg, ul. Sulejowska 56 lok. 11
tel. 6 638 49 10 88
tel. 634 630 04 52, fax 634 638 04 22
NIP 873 272 52 44 REGON 120423579
GŁÓWNY INŻYNIER PRACOWNY
mgr inż. Andrzej Łabno

WYSTAWIŁ
2008.10.10
mgr inż. ROBERT KACZYŃSKI
UPK: NR DND. 240/02

Z up. STANISŁAW JEZ
mgr inż. STANISŁAW JEZ
Białystok, ul. Sulejowska 56 lok. 11
tel. 6 638 49 10 88
tel. 634 630 04 52, fax 634 638 04 22
NIP 873 272 52 44 REGON 120423579

185.114.042
1:1000